


Elevacja ▽

Elevacja ▽

Elevacja ▽

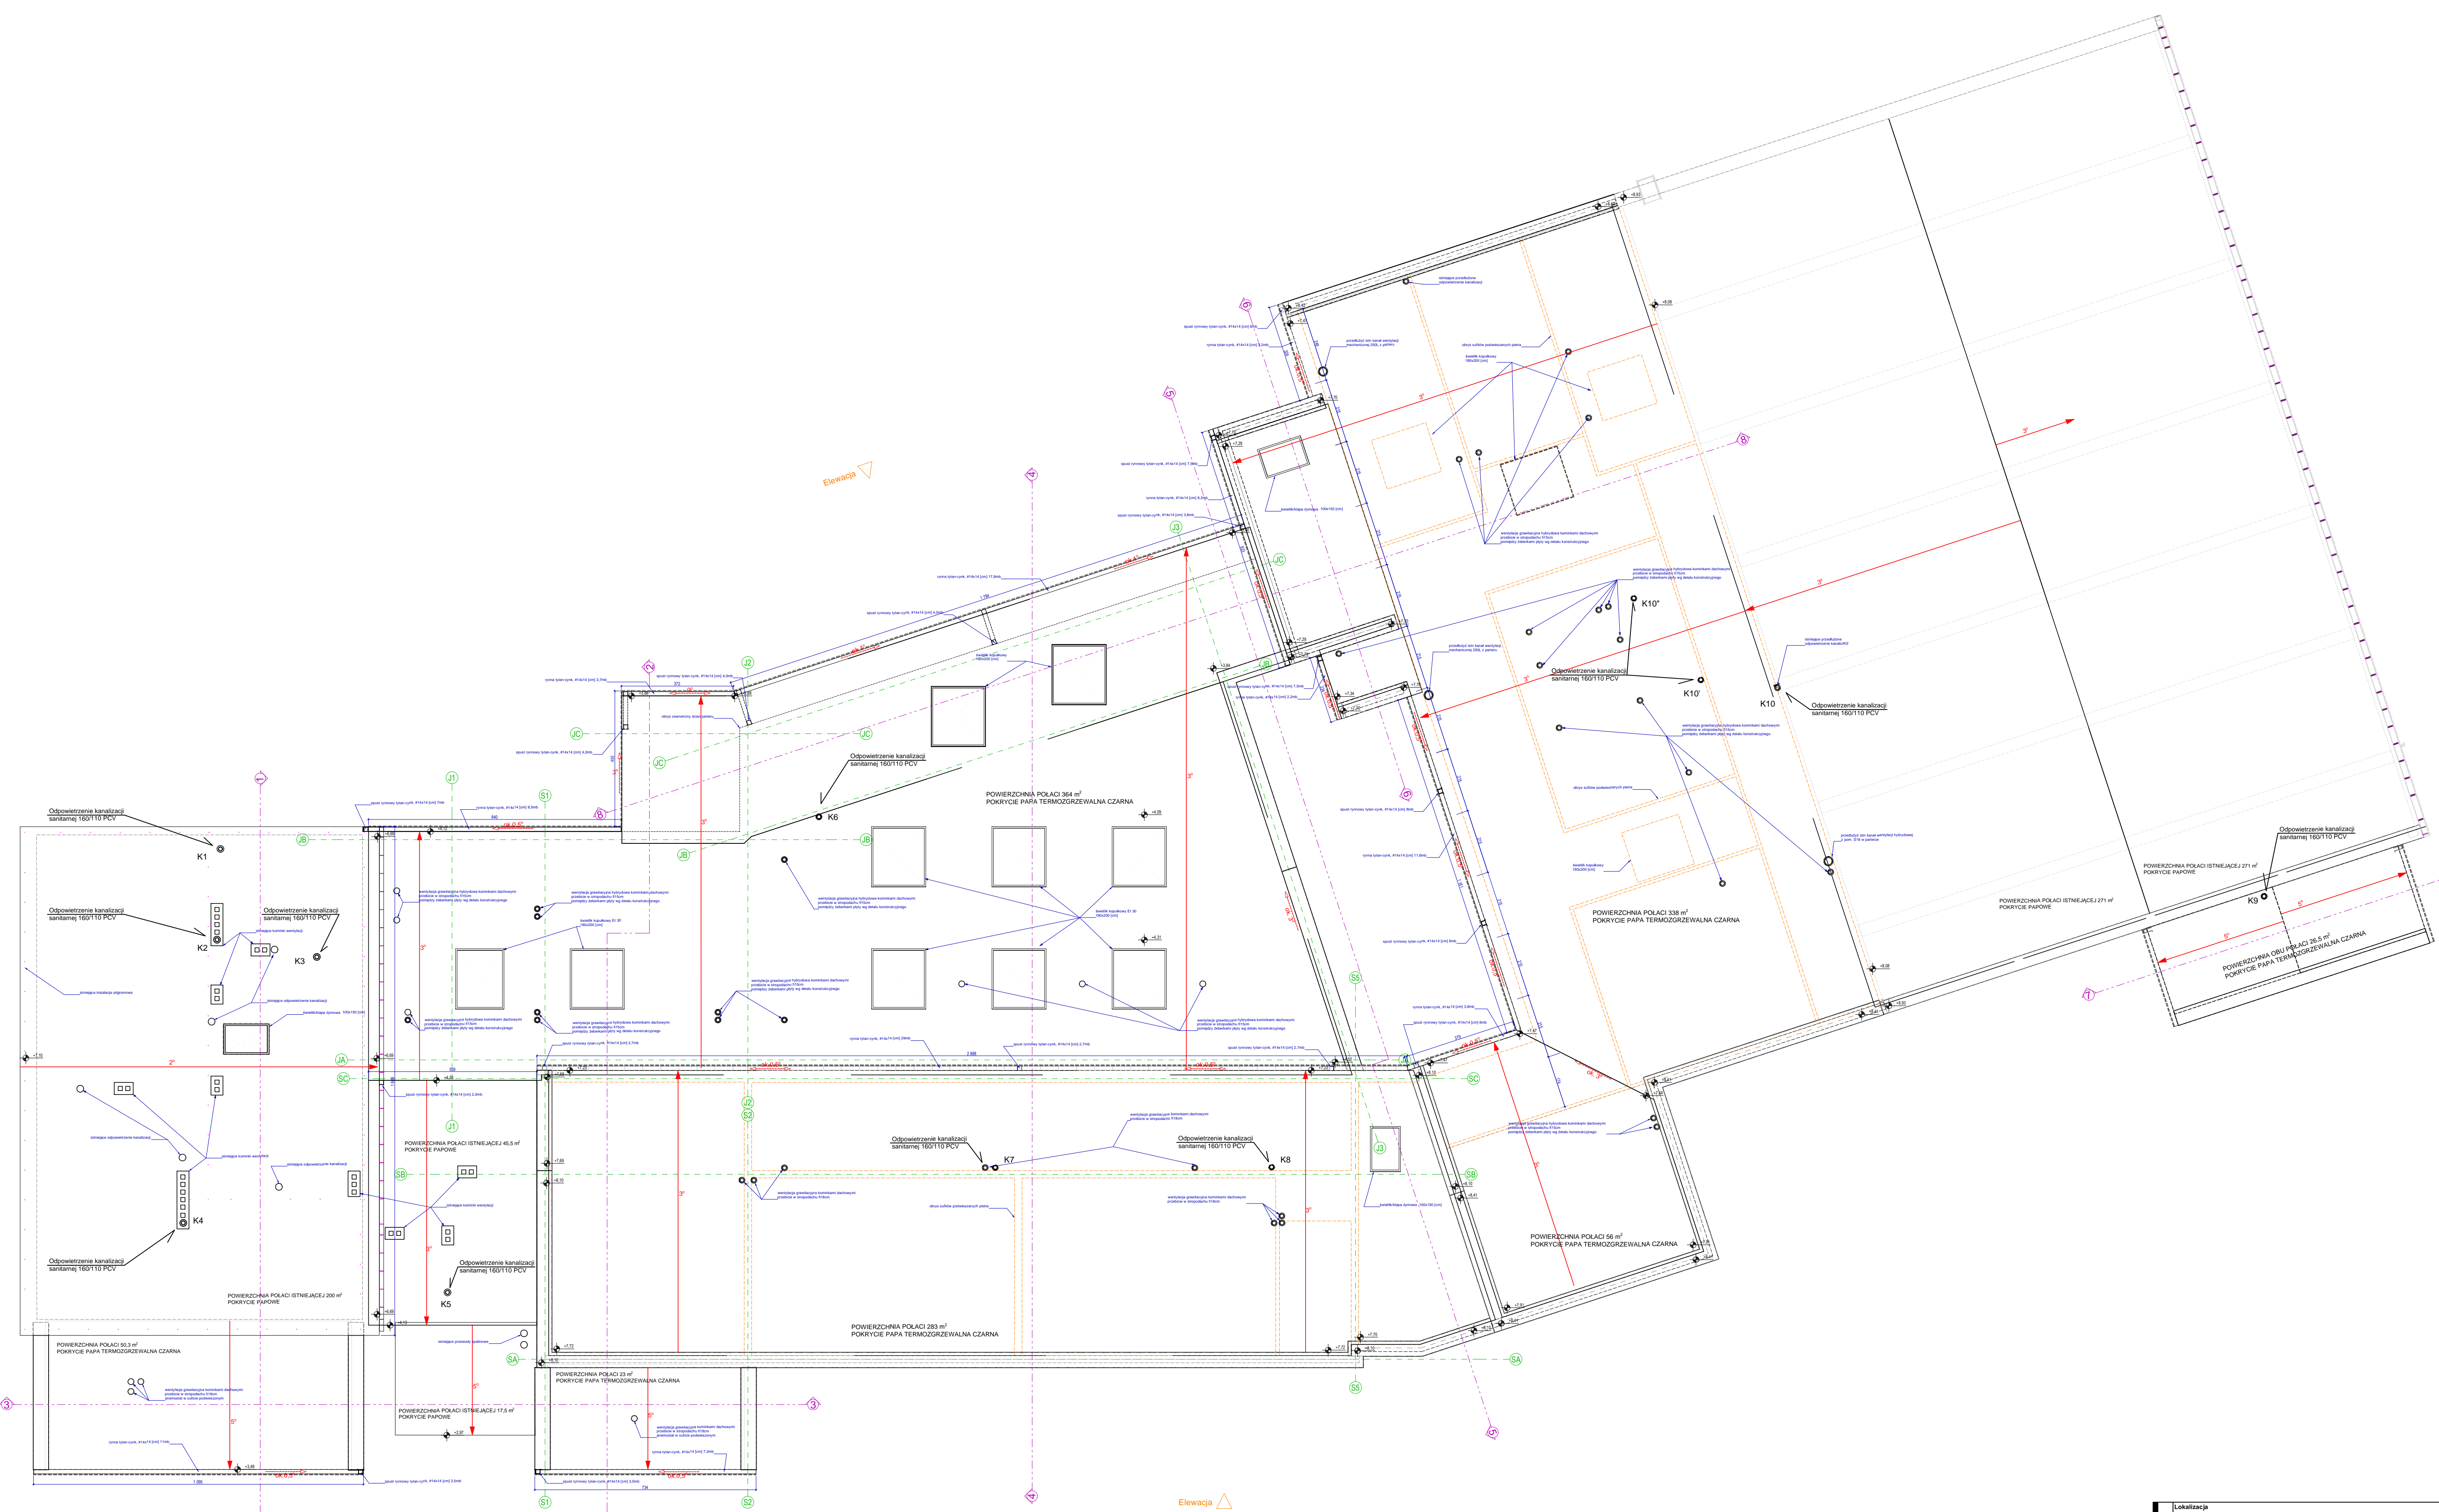

Lokalizacja Żywiec Moszczanica, ul.Moszczanicka, dz. nr 1446/1, 1445, 1444/2				HYDRO CAT	
Inwestor MIASTO ŻYWIEC, 34-300 Żywiec, ul.Rynek 2					
ROZBUDOWA, NADBUDOWA I ADAPRACJA ZESPÓŁU SZKOLNO-PRZEDSZKOLNEGO					
		Specjalność:	Nr uprawnień:	Podpis:	Instal.
Projektował: tech. bud. Edward Nowak		INSTALACYJNA	SLK/IS/06330/1		Data: X.2018
Opracował: tech. bud. Maciej Bialek		INSTALACYJNA			Skala: 1:100
Sprawdził: mgr inż. Paweł Zawalski		INSTALACYJNA	SLK/IS/0609/2		
Nazwa rysunku: RZUT DACHU-INSTALACJA WOD.-KAN.				Numer rysunku: X	