
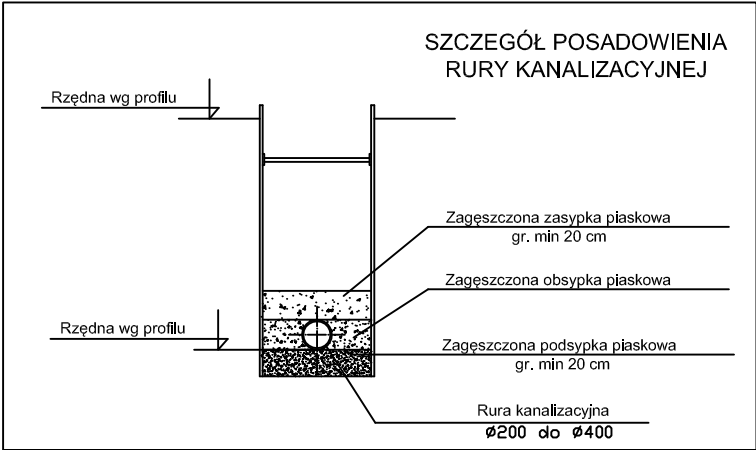
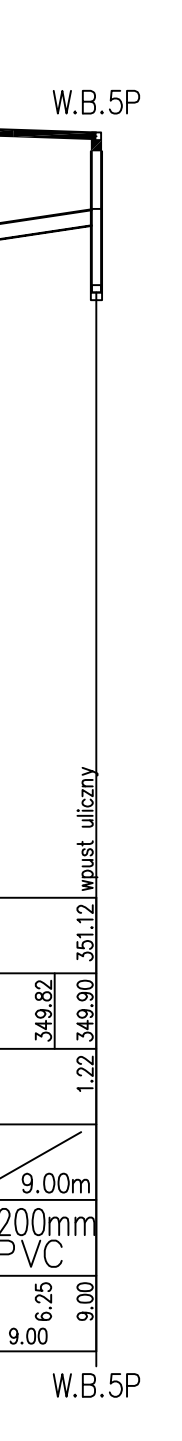
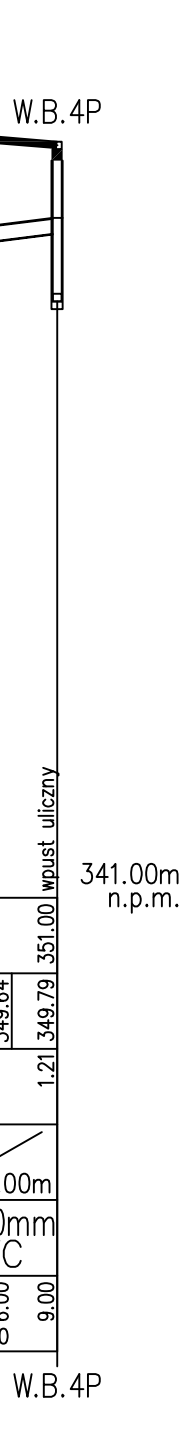
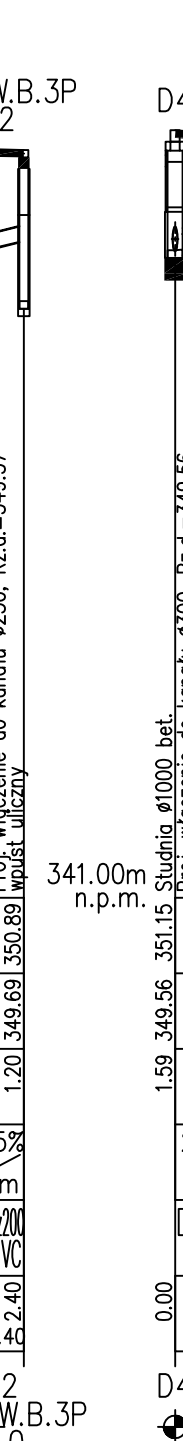
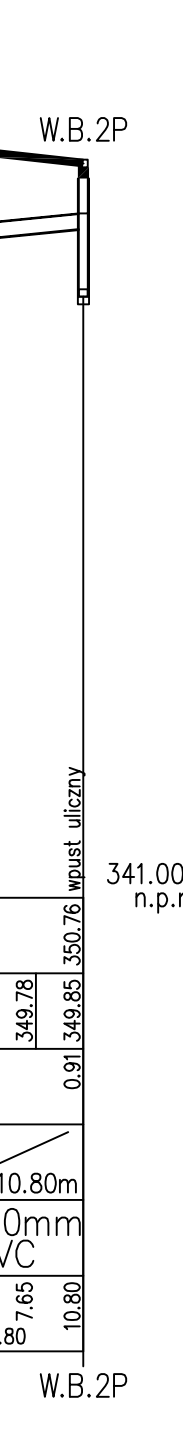
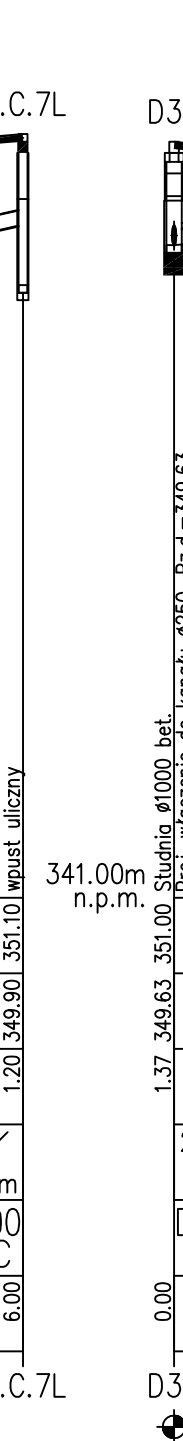
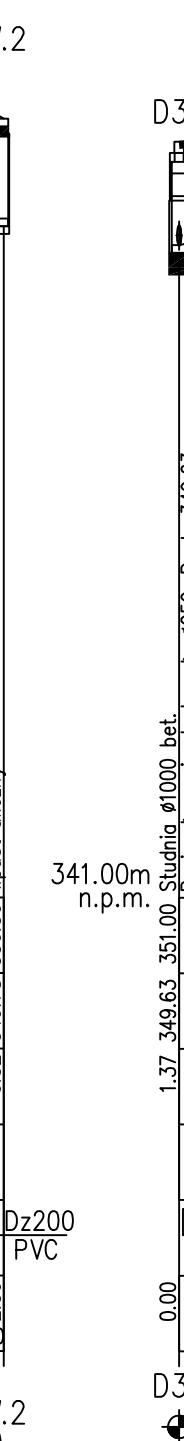
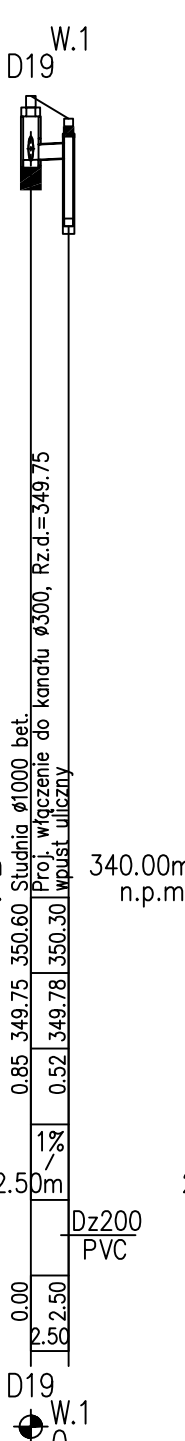
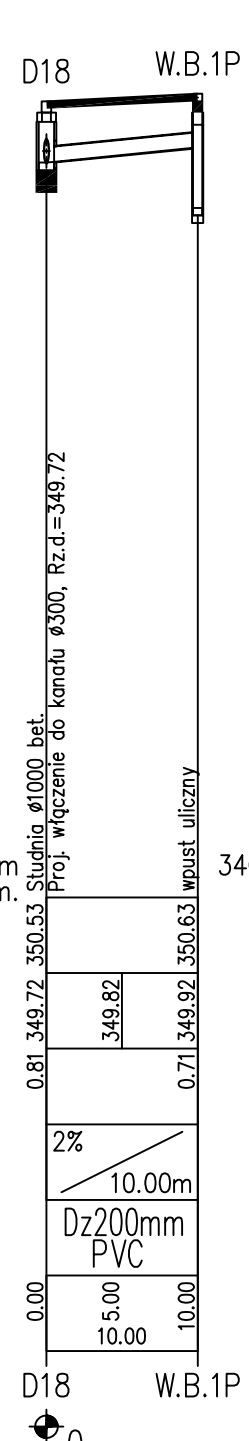
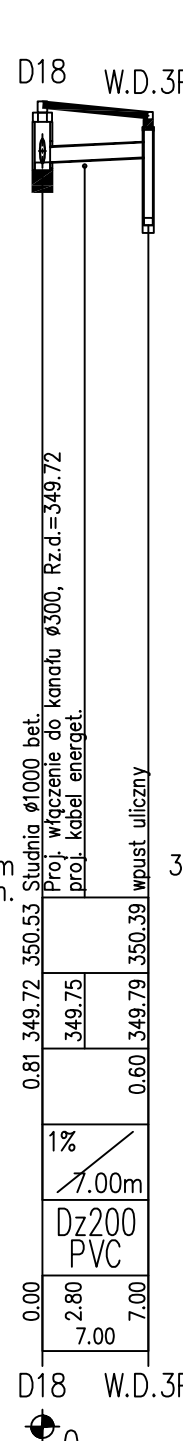
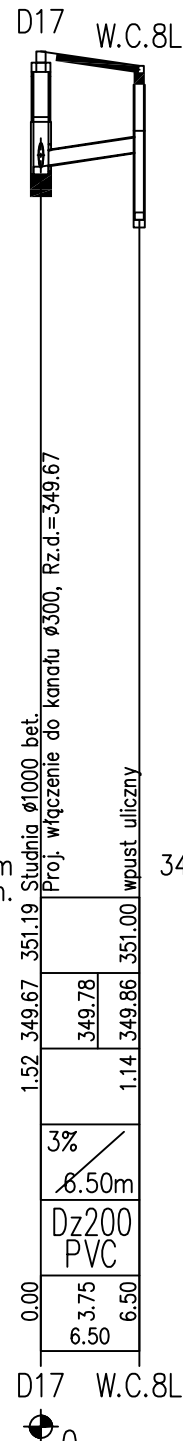
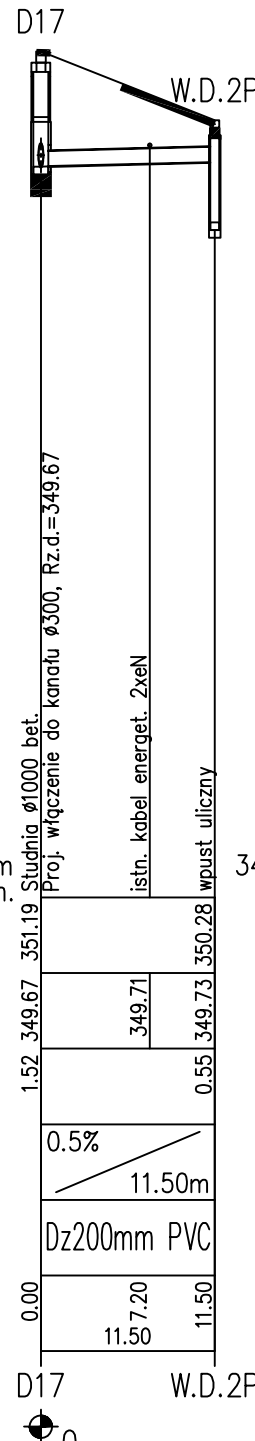
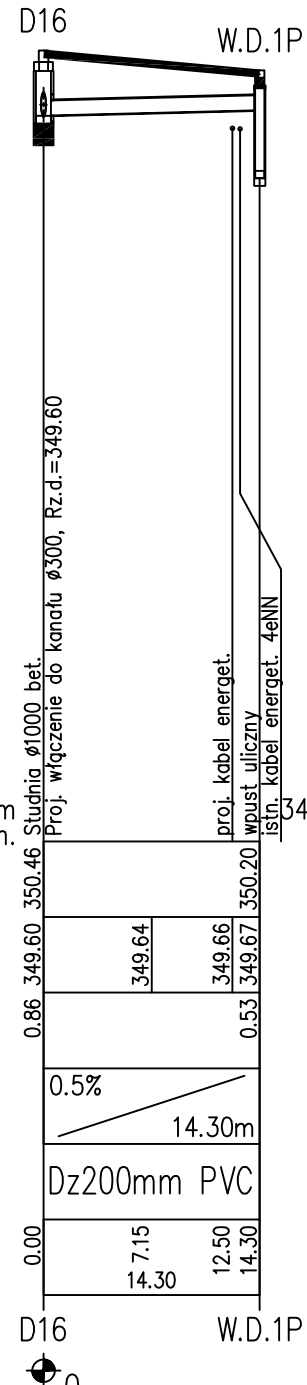
 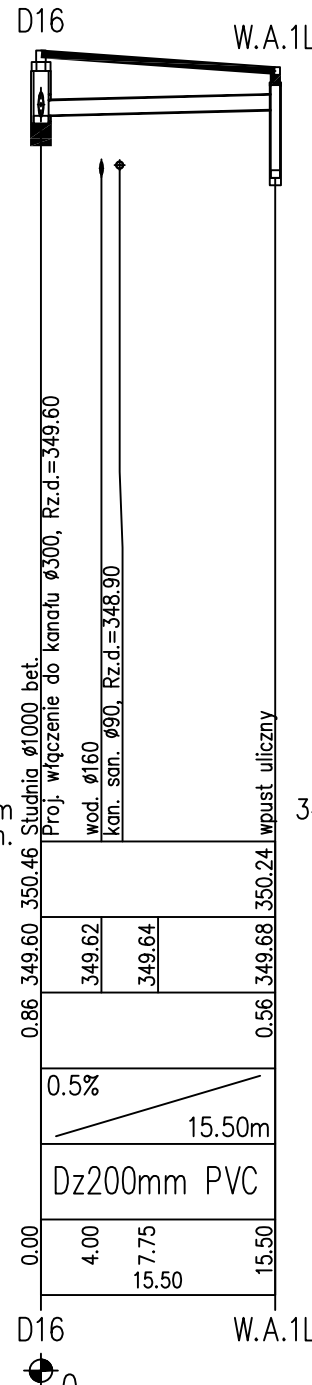



POZIOM PORÓWNAWCZY	340.00 m n.p.m.
RZĘDNA TERENU ISTN.	
RZĘDNA DNA KANAŁU	
ZAGŁĘBIENIE DNA KANAŁU	
SPADKI, DŁUGOŚCI	
ŚREDNICA, MATERIAŁ	
ODLEGŁOŚCI	
HEKTOMETRY	

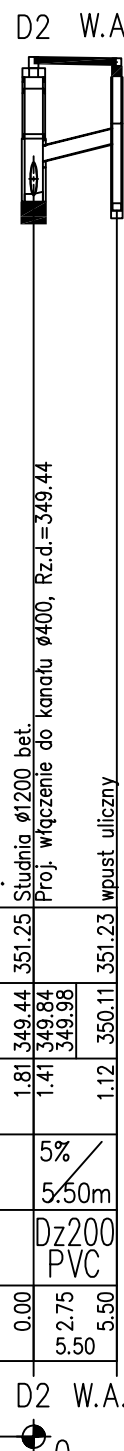

- Uwagi:
1. W miejscach kolizji z istn. uzbrojeniem wykonać wykopy kontrolne w celu dokładnego i jednoznacznego ustalenia przebiegu istniejącego uzbrojenia podziemnego zarówno w poziomie jak i w pionie
 2. Wszystkie studzienki kanalizacyjne z pierścieniem odciążającym i włazem żeliwnym typu ciężkiego D400
 3. Wszystkie wpusty uliczne z pierścieniem odciążającym

PRACOWNIA DROGOWA		mgr inż. ANDRZEJ BZÓWKA 41-215 SOSNOWIEC UL. STARZYŃSKIEGO 51 TEL/FAX: (032)263-39-33 NIP: 631-166-41-13	
AB-PROJEKT			
UMOWA NR: Urn. 430/2022/IOŚ z dnia 05.07.2022r.		INWESTOR: MIASTO ŻYWIĘC ul. Rynek 2; 34-300 Żywiec	
TYTUŁ OPRACOWANIA: „Opracowanie dokumentacji projektowej na węzeł przesiadkowy przy Amfiteatrze w Żywcu”			
TYTUŁ RYSUNKU: PROFILE PODŁUŻNE KANALIZACJI DESZCZOWEJ /cz.4/			
OPRACOWAŁ:	NR UPR.:	PODPIS:	SKALA: 1:100/1:500
KONSTRUOWAŁ:	NR UPR.:	PODPIS:	DATA: grudzień 2022
PROJEKTOWAŁ:	NR UPR.:	PODPIS:	BRANŻA: SANITARNA
SPRAWDZIŁ:	NR UPR.:	PODPIS:	NR RYS.: S 2.4