
 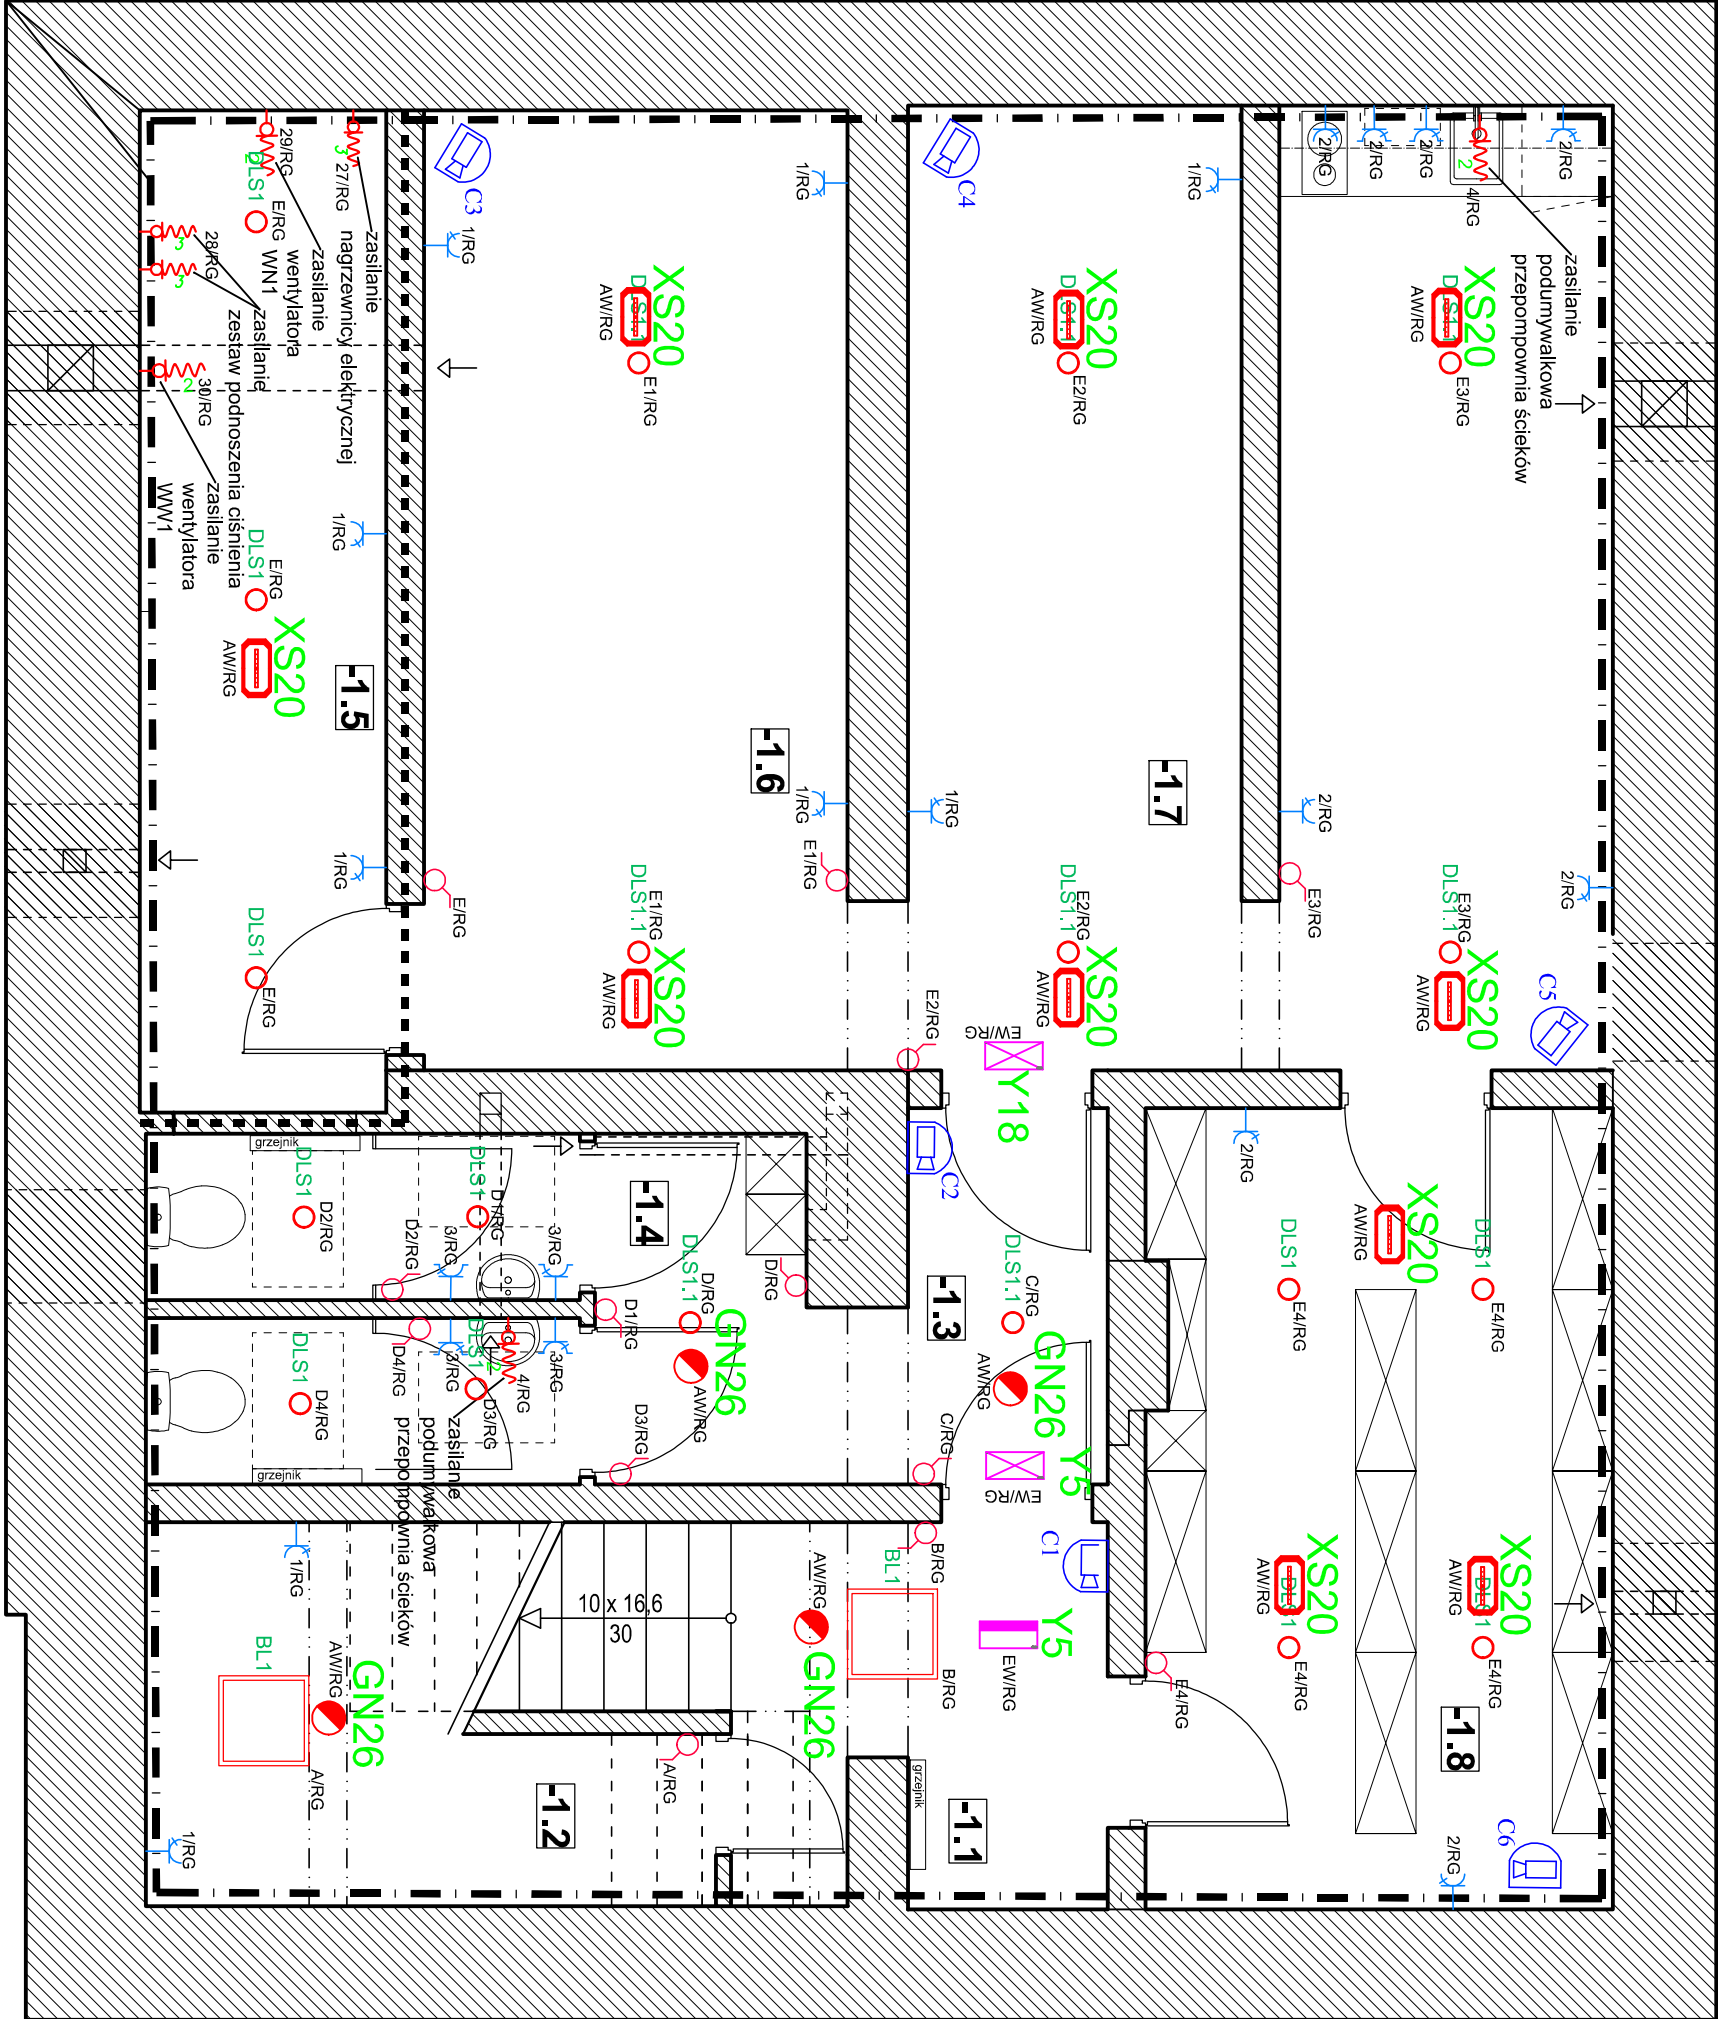
 
 
 
 




LEGENDA:

	OPRAWA LED 3500lm 27W IP40/44	2 SZT
	OPRAWA LED 2100lm 20W IP65	11 SZT
	OPRAWA LED 2600lm 25W IP65	8 SZT
	OPRAWA AWARYJNA 400lm 1H AT SA IP20	4 SZT
	OPRAWA AWARYJNA 339m 1H AT SA IP65	10 SZT
	OPRAWA EWAKUACYJNA DWUSTRONNA 1H AT SA IP40	1 SZT
	OPRAWA EWAKUACYJNA JEDNOSTRONNA 1H AT SA IP40	1 SZT
	OPRAWA EWAKUACYJNA JEDNOSTRONNA 1H AT SA IP65	1 SZT
	ŁĄCZNIK +BIEGUNOWY PODTYNKOWY 230V/16A IP20	13 SZT
	GAZDO PODTYNKOWE POJEDYNCZE 230V/16A IP20	14 SZT
	GAZDO PODTYNKOWE POJEDYNCZE 230V/16A IP44	7 SZT
	KAMERA WEWNĘTRZNA	6 SZT
	WYPUST JEDNOFAZOWY 230V ZAKOŃCZONY PUSZKĄ	4 SZT
	WYPUST TRÓJFAZOWY 400V ZAKOŃCZONY PUSZKĄ	3 SZT

ZESTAWIENIE POWIERZCHNI			
NR. POM.	NAZWA POMIESZCZENIA	POW. UŻYTKOWA [m ²]	POW. KOMUNIKACJI [m ²]
NR-1.01	KL. SCHODOWA		2,98
NR-1.02	SCHOWEK	3,08	
NR-1.03	KOMUNIKACJA		1,65
NR-1.04	MDS – STREFA – SANIT.	4,51	
NR-1.05	POM. TECHNICZNE	5,41	
NR-1.06	MDS STREFA POBYTU	8,90	
NR-1.07	MDS STREFA POBYTU	14,21	
NR-1.08	MDS STREFA MAGAZYN.	8,12	
SUMA		44,23[m ²]	4,63[m ²]

		BUREAU AUTORSKI: PRZEDSIĘBIORSTWO HANDLOWO-USŁUGOWE ELEKTUS 2	
mgr inż. JAROSŁAW FIOEK ul. Włósa 40 34-300 Żywiec, 2844/2, 2843/6		mgr inż. JAROSŁAW FIOEK tel. 60727942 e-mail: jaroslawfioek@gmail.com www.elektus2.pl	
Temat projektu: Przebudowa budynku z przeznaczeniem na magazyn obrony cywilnej i miejsca dożarowego schronienia		Adres inwestycji: ul. Włósa 40 34-300 Żywiec, 2844/2, 2843/6	
Inwestor: Miasto Żywiec Rynek 2 34-300 Żywiec		Rysunek nr	
elektrownia		Data: czerwiec 2026	
Faza: projekt techniczny		Skala: 1:50	
E01		Nazwa rysunku: Plan instalacji elektrycznych i teletechnicznych - PIWNICA-	